


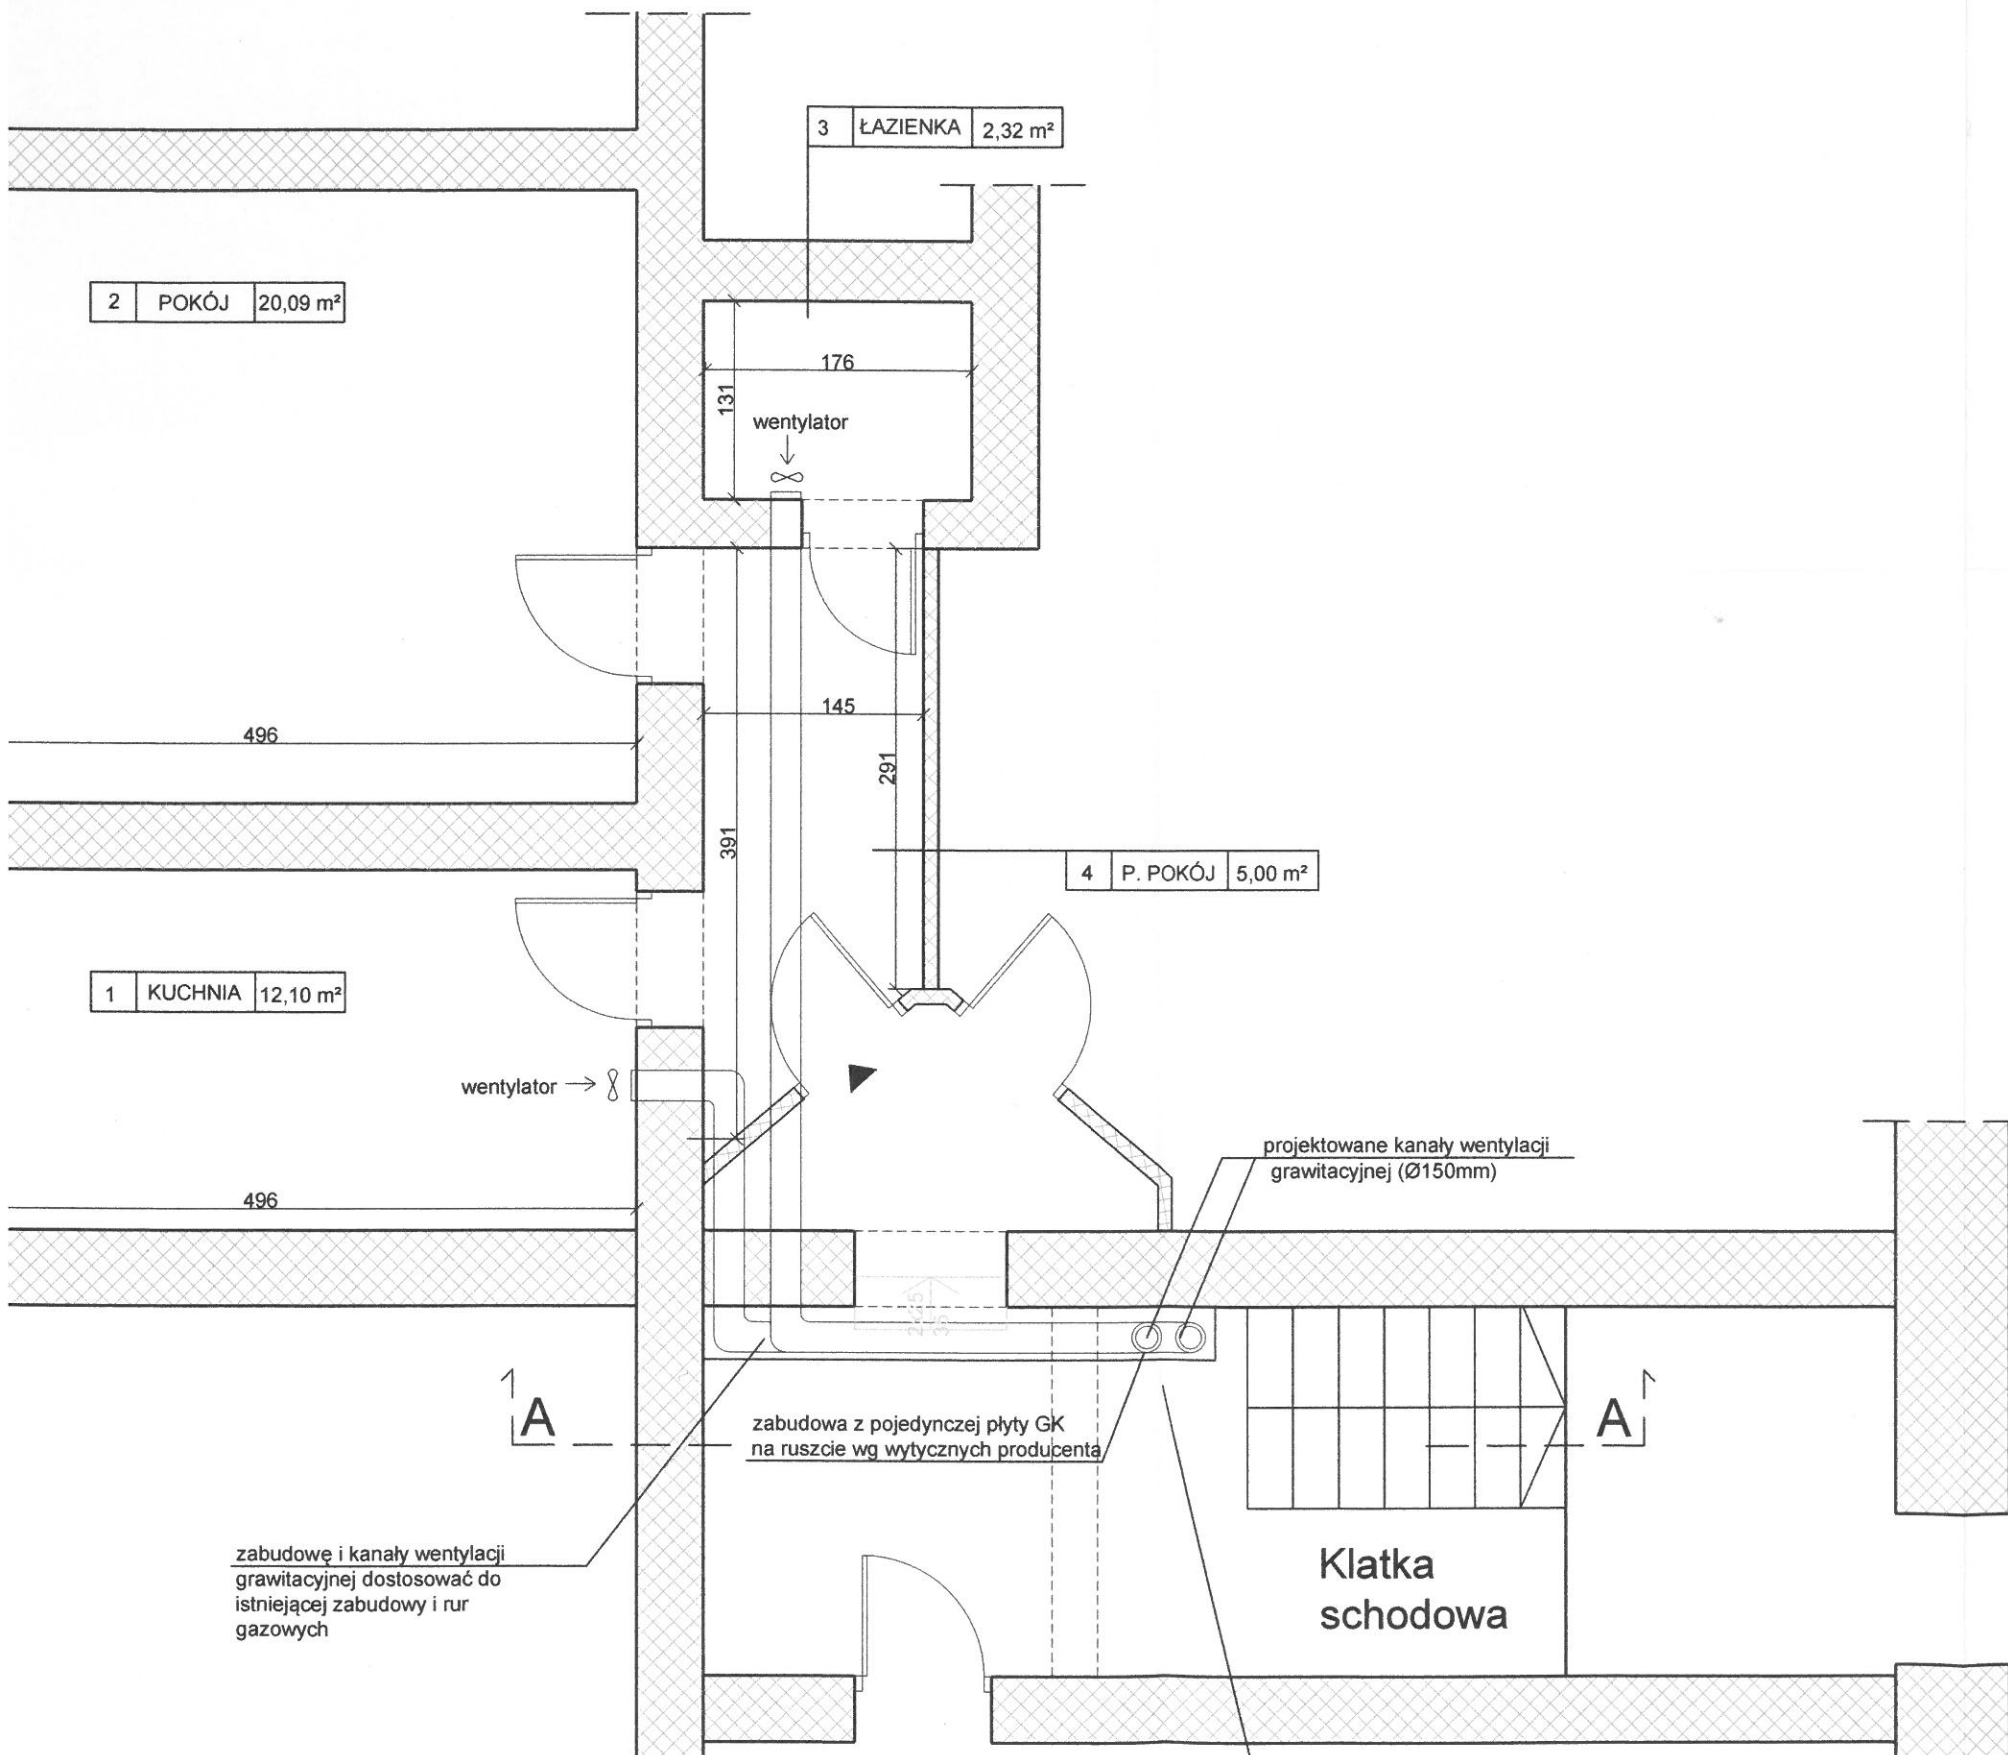

PROJEKT BUDOWLANY

MONTAŻ PRZEWODU WENTYLACJI GRAWITACYJNEJ
DLA POM. KUCHNI I DLA POM. ŁAZIENKI W LOKALU NR 2
W BUDYNKU MIESZKALNYM WIELORODZINNYM

OBIEKT	BUDYNEK MIESZKALNY WIELORODZINNY	JEDNOSTKA PROJEKTOWA MB PROJEKT Marek Banasiewicz 53-425 Wrocław ul. Stalowa 3
TEMAT RYSUNKU	RZUT MIESZKANIA NR 8	
LOKALIZACJA	WROCŁAW, UL. CHEŁMOŃSKIEGO 42B OBRĘB: BISKUPIN DZIAŁKA NR 5 AM - 9	DATA czerwiec 2017 r. SKALA 1:50